



 
G.6630.1.19.2017




Brzeg, dnia 09.03.2017 r.

PROTOKÓŁ NARADY KOORDYNACYJNEJ

W dniach od 09.03.2017 do 10.03.2017 w Starostwie Powiatowym w Brzegu przeprowadzona została w formie bezpośredniej/elektronicznej/częściowo elektronicznej narada koordynacyjna.

1. Opis przedmiotu narady: propozycja usytuowania sieci elektroenergetycznej oświetlenia ulicznego zlokalizowanej w obrębie Gnojna gm. Grodków
2. Wnioskodawca: PRACOWNIA PROJEKTOWA ELTECHLEN SEBASTIAN KULIK, 42-700 Lubliniec, ul. Oleska 85
3. Przewodniczący narady: Ewa Kluska – z-ca Naczelnika Wydziału Geodezji i Gospodarki Nieruchomościami.
4. Uczestnicy narady:


Nazwisko i imię uczestnika	Nazwa reprezentowanego podmiotu	Stanowisko uczestnika narady	Podpis uczestnika narady
Ściebura Pawłina	OGP 602 - SUSEN	nie dotyczy	
ANDRZEJ WIKTORCZAK	PSG Gmina Wąsosz	NIE DOTYKA	
Wodecki Krzysztof	TAURON Dystrybucja SA Nysa	NIE WZGADNIA SIĘ - 1) Kolizje projektowanego słupa ośw. ulicznego nr 1/2 z siecią TD SA. (Brak odległości) 2) Brak normatywnych odległości lokalizacji projektowanego kabla oświetlenia ulicznego od zewleci słupa (ustoju) - Uspodnie w TD SA, uzgodnia i dokumentacji w Nysie. (Mapa 2.2).	

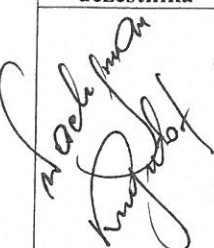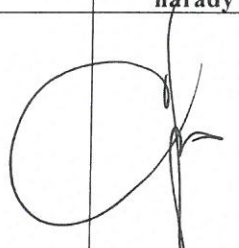Nazwisko i imię uczestnika	Nazwa reprezentowanego podmiotu	Stanowisko uczestnika narady	Podpis uczestnika narady
	Z.W. P. Grodzisz	Uzgodniło	
KUBANSKI ZBIGNIEW	Grodziszka Hodowcy i Kowalicye Sp. z o.o.	Brak uwag	stanowisko przedstawia drogę komunikacji elektronicznej
PERLINSKI MAREK	NETIA S.A.	Uzgodniło się bez uwag.	stanowisko przedstawia drogę komunikacji elektronicznej
ŚWIĄTEK KAMILA	OGP GAZ-SYSTEM Oddz. Wrocław	BEZ UWAG.	stanowisko przedstawia drogę komunikacji elektronicznej
KLUSKA ELŻA	STAROSTA PODIATU BRZESKIEGO	W zakresie projektowanej inwestycji stabilizacyjny jest punkt osnowy geodezyjnej umieszczonej nr 11009 podlegającej ochronie. W przypadku zniszczenia lub nieprawidłowego stabilizacji znaku punktu osnowy geodezyjnej ochronie podlegającego punktu odnotować uchybienia geodezyjne.	

5. Podmioty wezwane na naradę, których przedstawiciele w niej nie uczestniczyli;

Nazwa reprezentowanego podmiotu
PRACOWNIA PROJEKTOWA ELTECHLEN SEBASTIAN KULIK
Burmistrz Grodkowa
TAURON Dystrybucja S.A. (Rejon Dystrybucji Centrum)
Energetyka Ciepła Opolszczyzny (ECO S.A.)
Brzeskie Przedsiębiorstwo Energetyki Ciepłej
PROWOD Czarnowąsy
Orange Polska
Przedsiębiorstwo Wodociągów i Kanalizacji w Brzegu
Zakład Gospodarki Komunalnej w Lubszy zs. w Śmiechowicach
Usługi Wodno-Kanalizacyjne HYDRO-LEW Sp. z o.o.
EKO-Skarbimierz
Zakład Gospodarki Komunalnej w Olszance zs. w Czeskiej Wsi
Generalna Dyrekcja Dróg Krajowych i Autostrad
Zarząd Dróg Powiatowych

6. Treść protokołu uzgodniono z osobami, które uczestniczyły w naradzie za pomocą środków komunikacji elektronicznej.


.....
(podpis protokolanta)

10.03.2017
.....
z up. STAROSTY
Ewa Kluska
z-ca Naczelnika Wydziału Geodezji
i Gospodarki Nieruchomościami
(podpis przewodniczącego narady)

cz. 1:403.433.01 K4

h płaskich prostokątnych?2000
h wysokościowych?Kronsztadt 60

016


--- zakres pomiaru

nie wznawiano
z bazy danych EGIB
konana bez ustalenia obciążeń skłębnościami gruntowymi


Szkic orientacyjny

proj. kabel YAKXS 4x35mm²
L tr= 65m, L k= 89m

Skala 1 : 25000

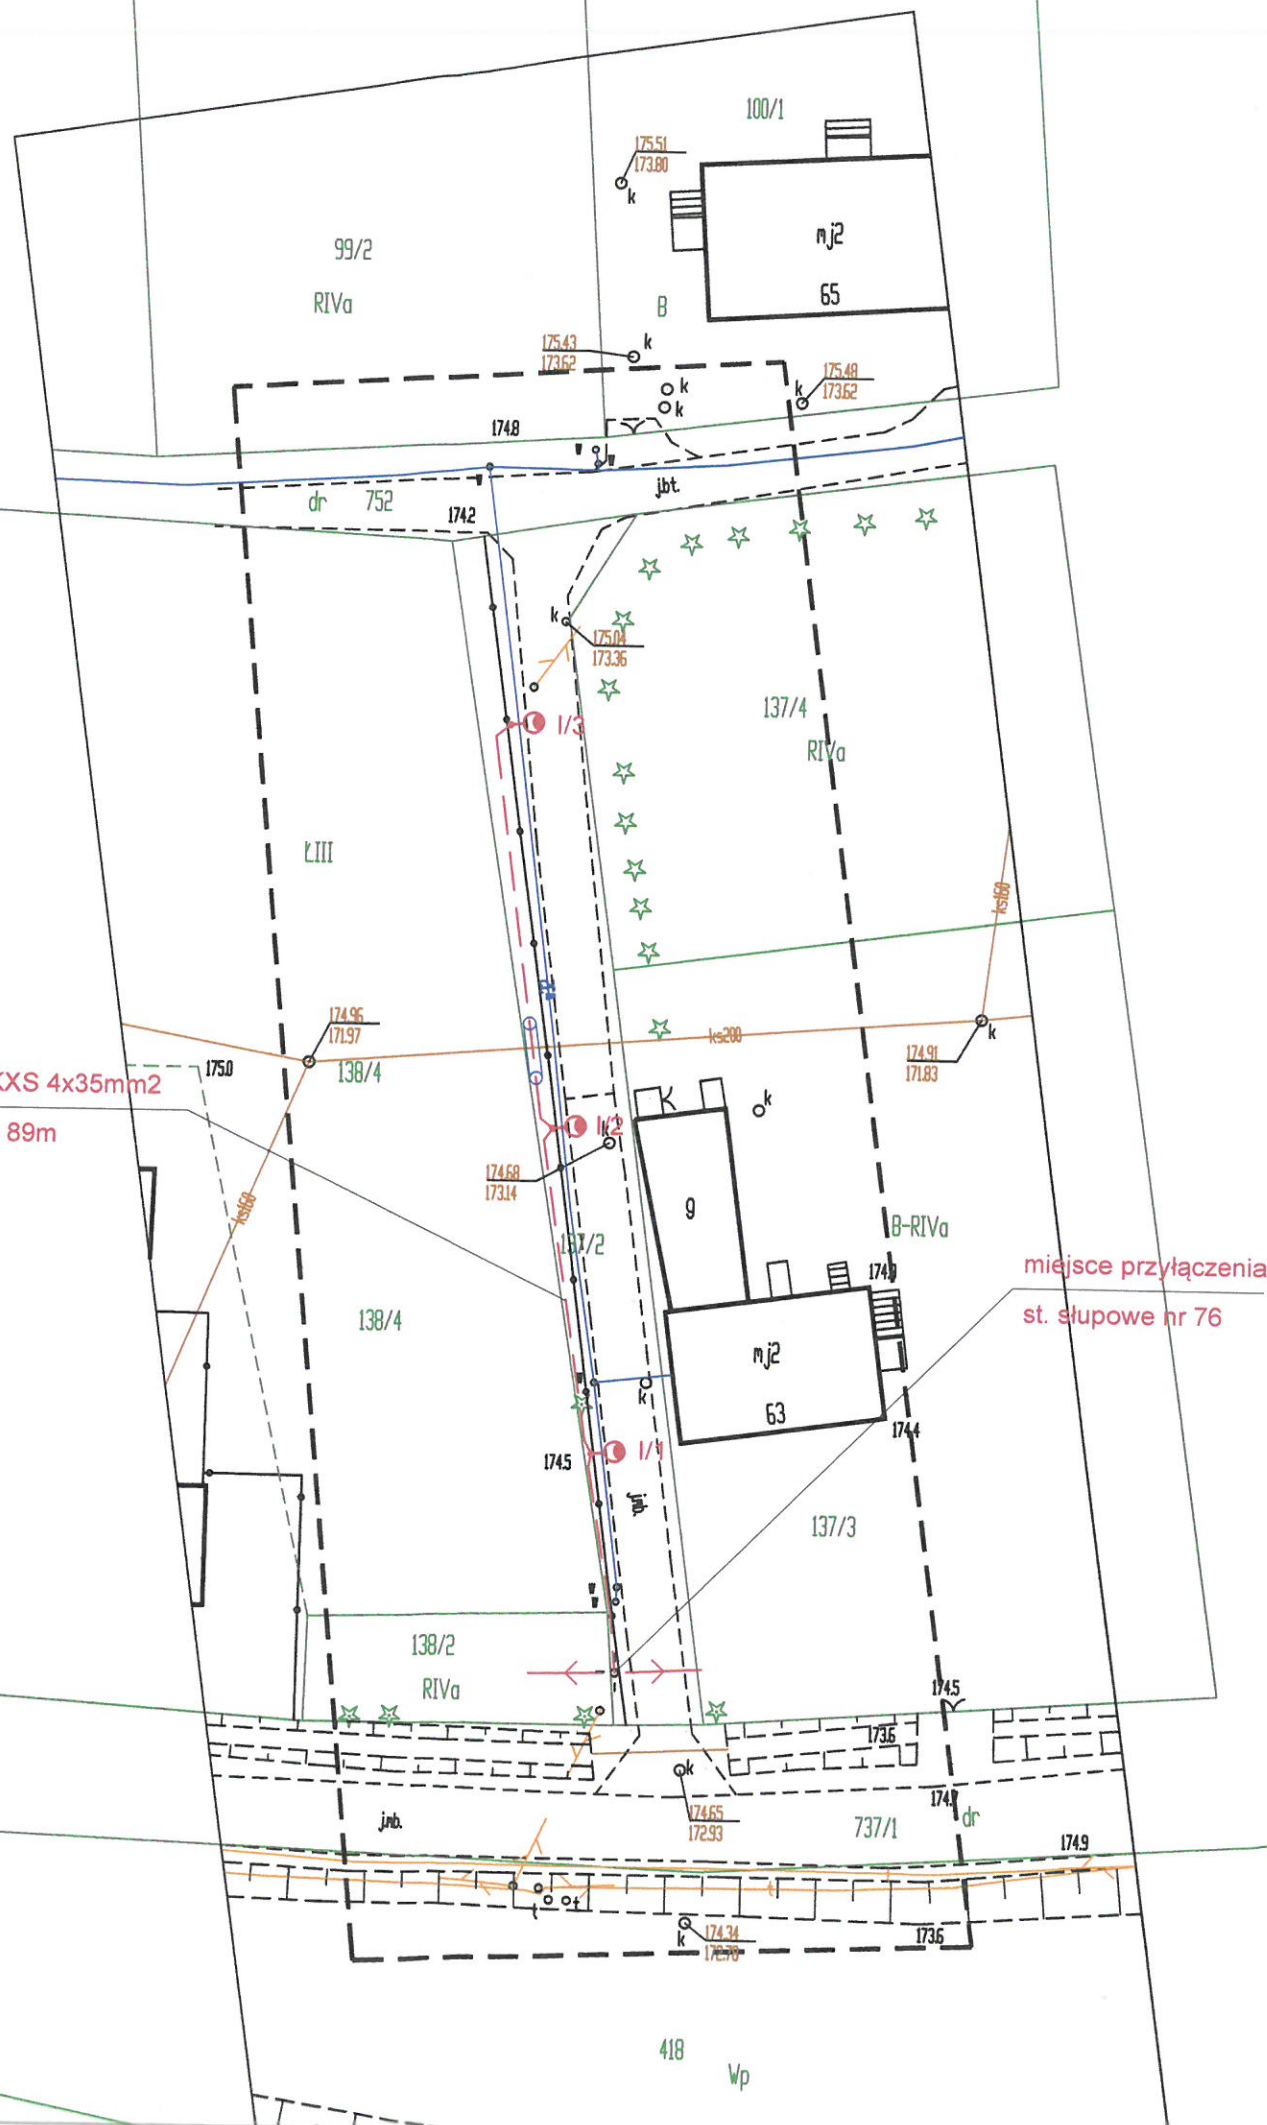

LEGENDA:

 

proj. oświetlenie uliczne, wysokość słupa 6m, bez wysięgnika, z opraw 36W (39W), barwa światła 5000K
projektowana linia kablowa ośw. drogowego typu YAKXS 4 x 35mm²
projektowana rura osłonowa gładka 75 w kolorze niebieskim
projektowana rura osłonowa karbowana 75 w kolorze niebieskim

Arł 1(3)

Numer kancelaryjny: G.6630.1. 19. 2017

Stwierdza się, że niniejsza dokumentacja w zakresie projektowania
sieci elektroenergetycznej oświetlenia ulicznego
była przedmiotem narady koordynacyjnej przeprowadzonej w formie
bezpośredniej/elektronicznej/częściowo elektronicznej w dniu 09-03-2017
w Starostwie Powiatowym w Brzegu 10-03-2017

z up. STARSOSTY

Elwita Kluska
z-ca Naczelnika Wydziału Geodezji
(podpis Gospodarki Regionalnej)


ZA ZGODNOŚĆ
Z ORYGINAŁEM

mgr inż. Sebastian Kulik
Uprawnienia budowlane numer ewidencyjny
SLK/4170/POOE/12
do projektowania w szczególności instalacyjnej
w zakresie sieci, instalacji i urządzeń
elektrycznych i elektroenergetycznych
bez ograniczeń

PPELTECHLEN

PRACOWNIA PROJEKTOWA ELTECHLEN SEBAST
42-700 LUBLINIEC, UL. OLESKA 85
tel.: +48 505 068 618 e-mail: ppe.biuro@gmail.com

Inwestor:	URZĄD MIEJSKI W GRODKOWIE UL. WARSZAWSKA 29 49-200 GRODKÓW
Temat:	OŚWIETLENIE ULICZNE W NIEKTÓRYCH MIEJSCOWOŚCIACH GMINY GRODKÓW GNOJNA
Faza projektu:	PROJEKT BUDOWLANY I WYKONAWCZY BRANŻA ELEKTRYCZNA
Projektant:	mgr inż. Sebastian Kulik
Współpraca:	mgr inż. Jarosław Topoła
Sprawdził:	inż. Piotr Budzyński
Tytuł rysunku:	PLAN SYTUACYJNY
Data o	10.201
Skala:	
Nr rys.	

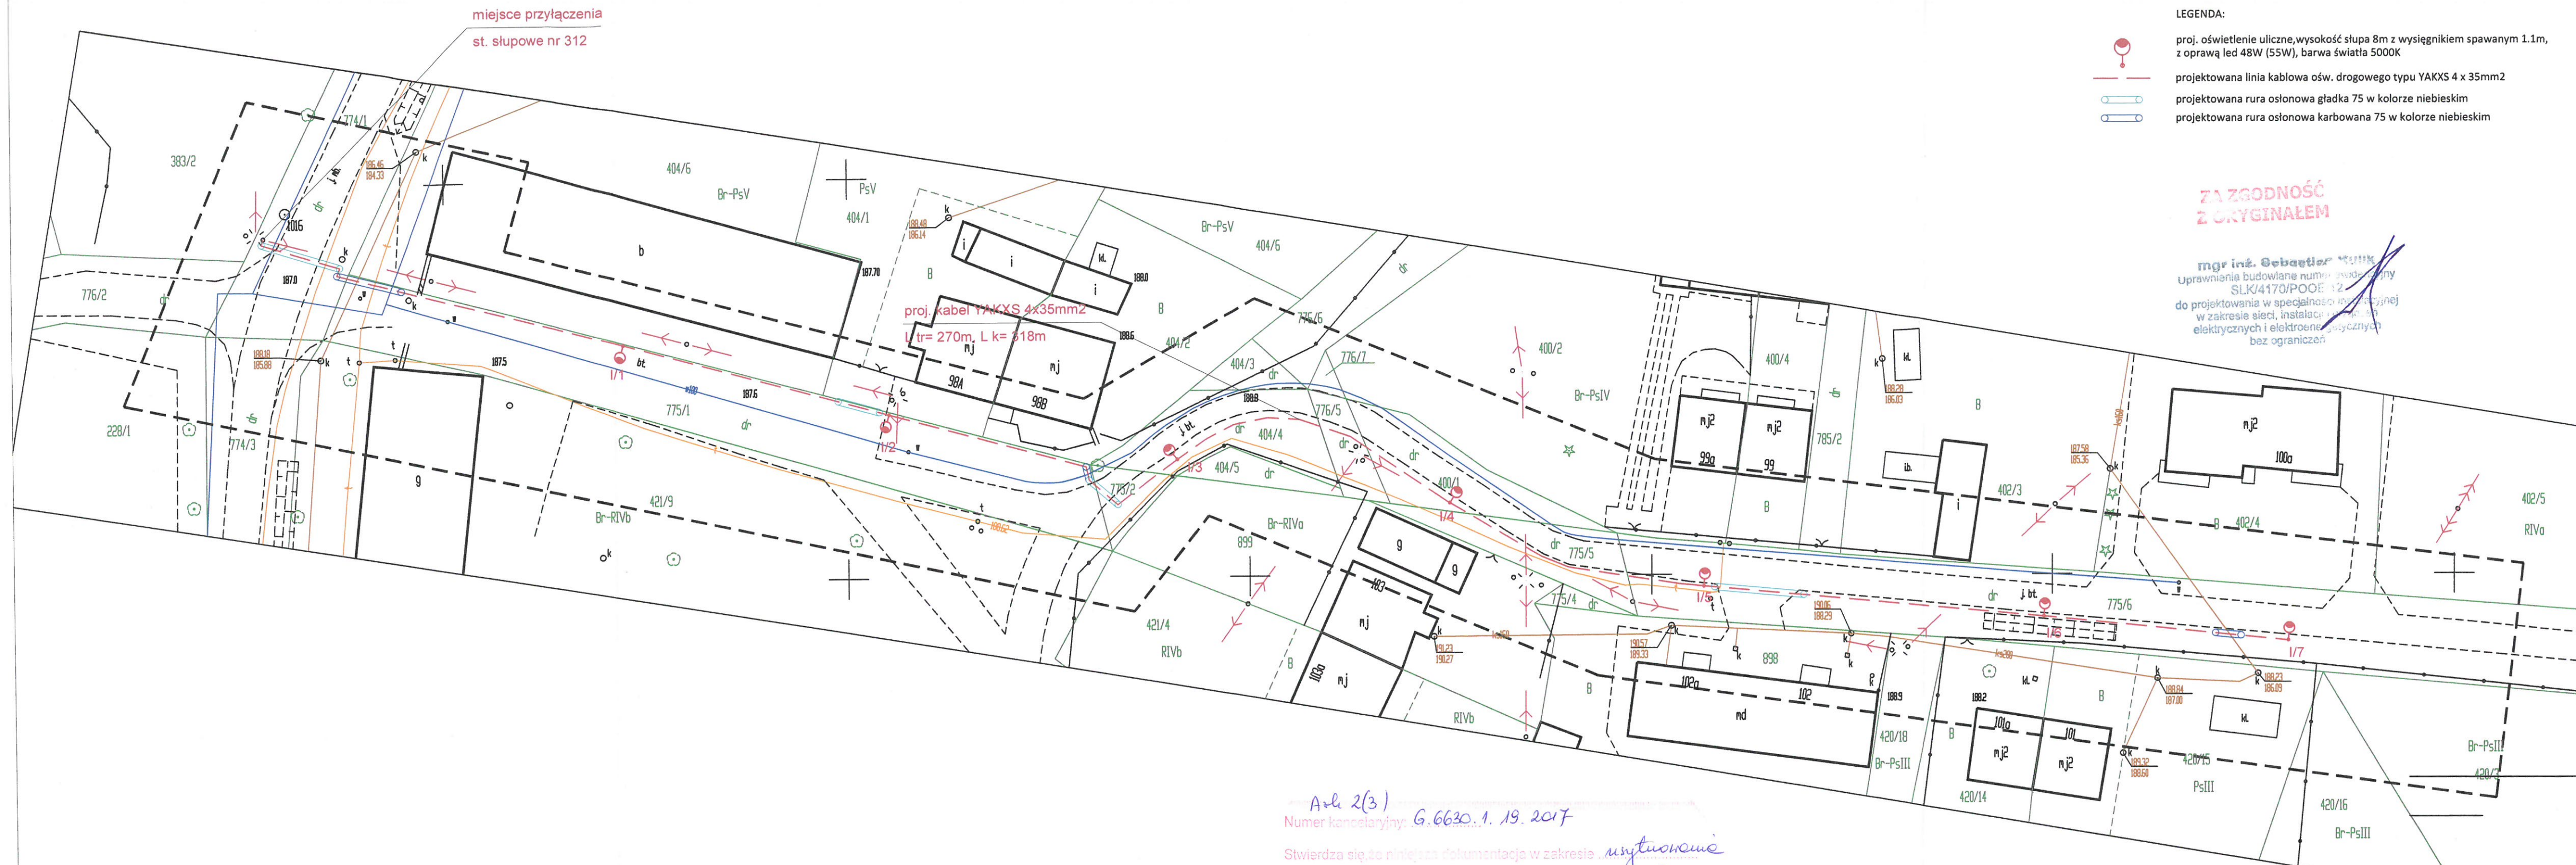

- LEGENDA:
- proj. oświetlenie uliczne, wysokość słupa 8m z wysięgnikiem spawanym 1.1m, z oprawą led 48W (55W), barwa światła 5000K
 - projektowana linia kablowa ośw. drogowego typu YAKXS 4 x 35mm²
 - projektowana rura osłonowa gładka 75 w kolorze niebieskim
 - projektowana rura osłonowa karbowana 75 w kolorze niebieskim

ZA ZGODNOŚĆ
Z ORYGINAŁEM

mgr inż. Sebastian Kulik
Uprawnienia budowlane numer świadectwa
SLK/4170/POOE/12
do projektowania w specjalności inżynierskiej
w zakresie sieci, instalacji elektrycznych i elektroenergetycznych
bez ograniczeń

Archiwizacja
Numer kancelaryjny: G.6630.1.19.2017
Stwierdza się, że niniejsza dokumentacja w zakresie projektowania
sieci elektroenergetycznej oświetlenia ulicznego
była przedmiotem narady koordynacyjnej przeprowadzonej w formie
bezpośredniej/elektronicznej/częściowo elektronicznej w dniu 09-03-2017
10-03-2017
w Starostwie Powiatowym w Brzegu z up. STAROSTY
Zważając
Naczelnika Wydziału Geodezji
(podpis przewodniczącego narady)


PPELTECHLEN PRACOWNIA PROJEKTOWA ELTECHLEN SEBASTIAN KULIK 42-700 LUBLINIEC, UL. OLESKA 85 tel.: +48 505 088 618 e-mail: ppe.biuro@gmail.com			
Investor:	URZĄD MIEJSKI W GRODKOWIE UL. WARSZAWSKA 29 49-200 GRODKÓW		
Temat:	OŚWIETLENIE ULICZNE W NIEKTÓRYCH MIEJSCOWOŚCIACH GMINY GRODKÓW - ETAP II GNOJNA		
Faza projektu:	PROJEKT BUDOWLANY I WYKONAWCZY BRANŻA ELEKTRYCZNA		
Projektant:	mgr inż. Sebastian Kulik	upr.: SLK/4170/POOE/12	 Data oprac.: 10.2016 r. Skala: 1:500 Nr rysunku: 2.2
Współpraca:	mgr inż. Jarosław Topola		
Sprawdził:	inż. Piotr Budzyński	upr.: UAN-VIII-7342/110/94	
Tytuł rysunku:	PLAN SYTUACYJNY		

Powiat: brzeski
Jednostka ewidencyjna: 160103 5 Grodków
Obręb ewidencyjny: 0048 Gnojna
Położenie: km. 3 dz. nr 737/1, 737/7, 737/4
Godło mapy zasadniczej: 463.433.172, ark3, ark5
Układ współrzędnych płaskich prostokątnych: 1965
Układ współrzędnych wysokościowych: Kronsztadt 60
Skala: 1:500
Ks. rob.: 104/2016
ID zgt.: 66640.1.791.2016

----- zakres pomiaru

Uwagi:

- Granic w terenie nie wznawiano
- Granice pochodzą z bazy danych EGIB
- Mapa została wykonana bez ustalenia obciążeń służebnościami gruntowymi

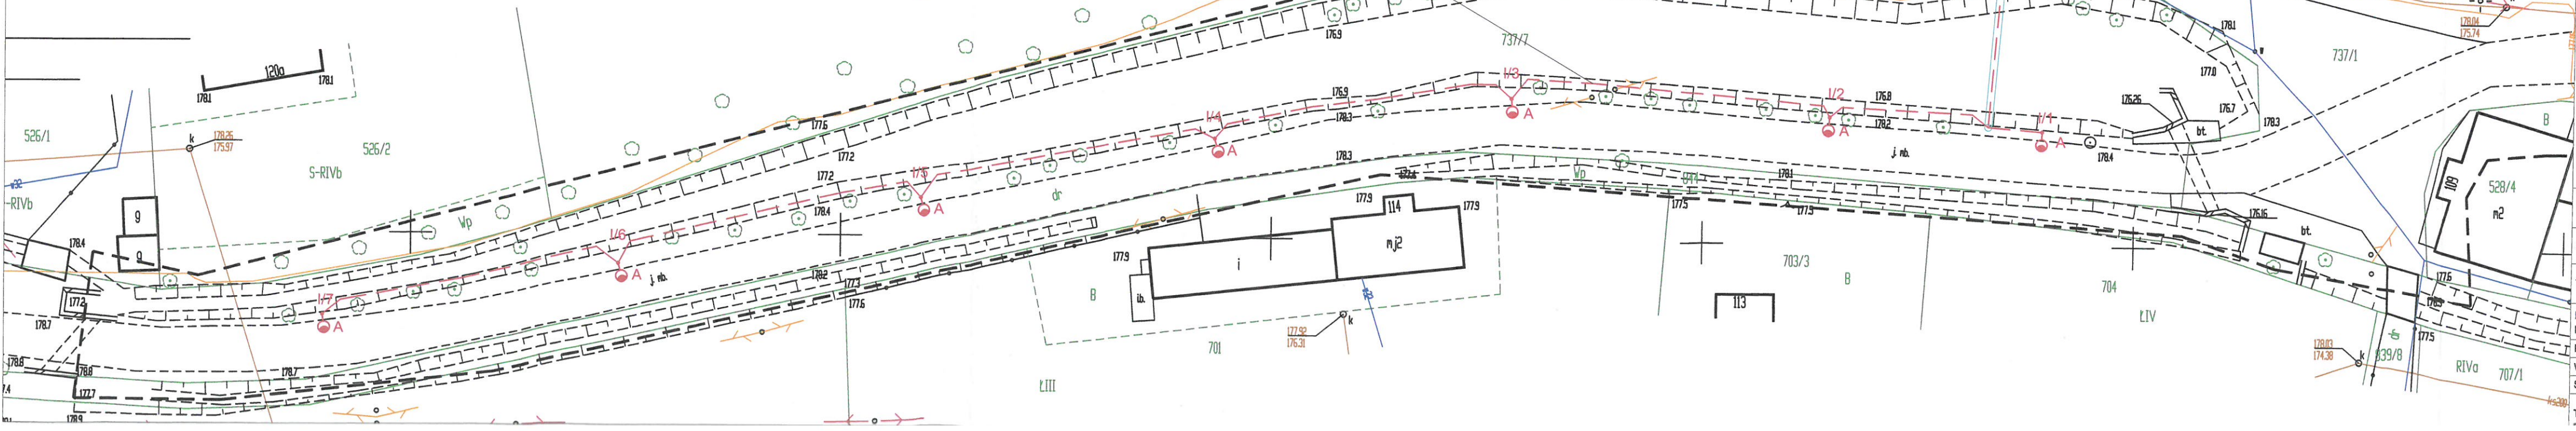

- LEGENDA:
- A proj. oświetlenie uliczne, wysokość słupa 8m z wysięgnikiem spawanym 1.1m, z oprawą led 120W (129W), barwa światła 5000K
 - B proj. oświetlenie uliczne, wysokość słupa 8m z wysięgnikiem spawanym 1.1m, z oprawą led 60W (68W), barwa światła 5000K
 - projektowana linia kablowa ośw. drogowego typu YAKXS 4 x 35mm2
 - projektowana rura osłonowa gładka 75 w kolorze niebieskim
 - projektowana rura osłonowa karbowana 75 w kolorze niebieskim

Ark 3(3)
Numer kancelaryjny: G.6630.1.19.2017
Stwierdza się, że niniejsza dokumentacja w zakresie wytytułowanie
branży elektroenergetycznej oświetlenia ulicznego
była przedmiotem narady koordynacyjnej przeprowadzonej w formie
bezpośredniej/elektronicznej/częściowo elektronicznej w dniu 09-03-2017
z up. STAROSTY 10-03-2017
w Starostwie Powiatowym w Brzegu
Ewa Kluska
Za Naczelnika Wydziału Geodezji
i Gospodarki Nieruchomościami
(podpis przewodniczącego narady)

ZA ZGODNOŚĆ
Z ORYGINAŁEM

mgr inż. Sebastian Kulik
Uprawnienia budowlane numer ewidencyjny
SLK/4170/POOE/12
do projektowania w specjalności inżynierskiej
w zakresie sieci, instalacji i urządzeń
elektrycznych i elektroenergetycznych
bez ograniczeń

PPELTECHLEN		PRACOWNIA PROJEKTOWA ELTECHLEN SEBASTIAN KULIK 42-700 LUBLINIEC, UL. OLESKA 85 tel.: +48 505 068 618 e-mail: ppe.biuro@gmail.com	
Inwestor:	URZĄD MIEJSKI W GRODKOWIE UL. WARSZAWSKA 29 49-200 GRODKÓW		
Temat:	OŚWIETLENIE ULICZNE W NIEKTÓRYCH MIEJSCOWOŚCIACH GMINY GRODKÓW - ETAP II GNOJNA		
Faza projektu:	PROJEKT BUDOWLANY I WYKONAWCZY BRANŻA ELEKTRYCZNA		
Projektant:	mgr inż. Sebastian Kulik	upr.: SLK/4170/POOE/12	Data oprac.: 10.2016 r. Skala: 1:500 Nr rysunku:
Współpraca:	mgr inż. Jarosław Topola		
Sprawdził:	inż. Piotr Budzyński	upr.: UAN-VIII-7342/110/94	
Tytuł	PLAN SYTYLACYI INW		