

RZUT I PIĘTRA

LEGENDA


- wyłącznik jednobiegunowy 10A,230V
- przełącznik świecznikowy 10A,230V
- wyłącznik schodowy 10A,230V
- przycisk "światło" 10A,230V
- gniazdo wtyk. 16A,230V
- gniazdo wtyk. 16A, 230V brygoszczelne

- wyłącznik schodowy brygoszczelny 10A,230V- wyłącznik jednobiegunowy brygoszczelny 10A,230V- miejscowa szyna połączeń wyrównawczych

zestawienie powierzchni użytkowej pomieszczeń PIĘTRA

1.1 klatka schodowa.....	16,60m²
1.2 łazienka dla dzieci.....	7,80m²
1.3 schowek.....	7,50m²
1.4 pokój medialny.....	33,60m²
1.5 schowek.....	6,80m²
1.6 sala zabawowa.....	58,20m²
1.7 schowek.....	6,30m²
1.8 pokój dyrektorki.....	16,40m²
1.9 pomieszczenie socjalne.....	16,50m²
1.10 schowek.....	6,10m²
1.11 łazienka dla personelu.....	6,30m²
1.12 przedsionek/ szatnia.....	8,50m²
RAZEM.....	190,60

KLATKA SCHODOWA NA PODDASZU

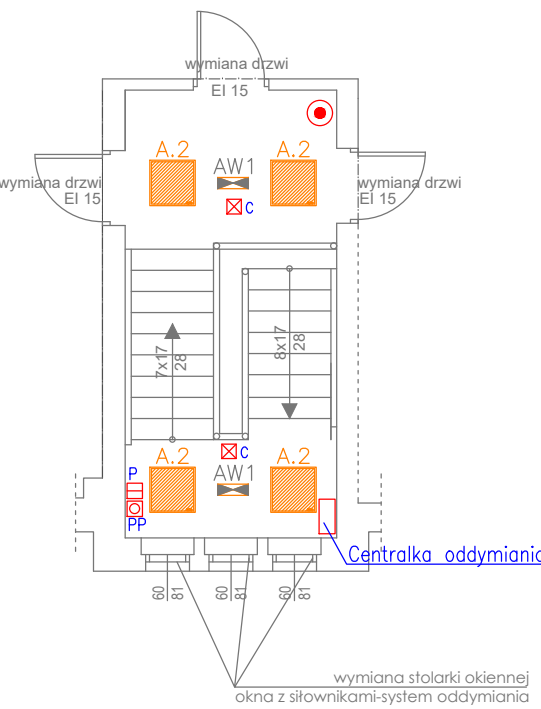

- PRZYCISK "PRZEWIETRZANIE"
- PRZYCISK "ODDYMIANIE"
- PRZYCISK "ODDYMIANIE" Z SYGNALIZACJĄ(NA PARTERZE)
- CZUJKA DYMU

LEGENDA OPRAW OŚWIETLENIOWYCH		
INDEKS	SYMBOL	TYP OPRAWY
A.1		BEGHELLI 1
A.2		BEGHELLI 2
B.1		BEGHELLI 3
C.1		BEGHELLI 4
D.1		BEGHELLI 5
E.1		BEGHELLI 6
EW1		BEGHELLI 7
EW2		BEGHELLI 8
AW1		BEGHELLI 9

C:\Users\Ewa\Desktop\logo ostateczne (1).jpg

PRACOWNIA ARCHITEKTURY "PROJEKT"  
www.em3projekt.pl  
45-058 OPOLE, UL.OZIMSKA 40 TEL. 501588697

OBIEKT: PRZEBUDOWA I ZMIANA SPOSOBU UŻYTKOWANIA NA ODDZIAŁ PRZEDSZKOLNY

ADRES: KOPICE 32

TYTUŁ RYSUNKU: RZUT PIĘTRA PROJEKT

SKALA: 1:100  
NR RYS.: 2

ZAKRES PRAC:	IMIĘ I NAZWISKO PROJEKTANTA	SPECJALNOŚĆ:	NR UPRAWNIENI:	DATA:	PDPIS:
PROJEKT	mgr inż. Krzysztof Giesa	Elektryczna	195/91/OP	grudzień 2017 R.	
OPRACOWANIE					
SPRAWDZENIE	mgr inż. Ewald Mrugała	Elektryczna	201/91/OP		