


RZUT PARTERU

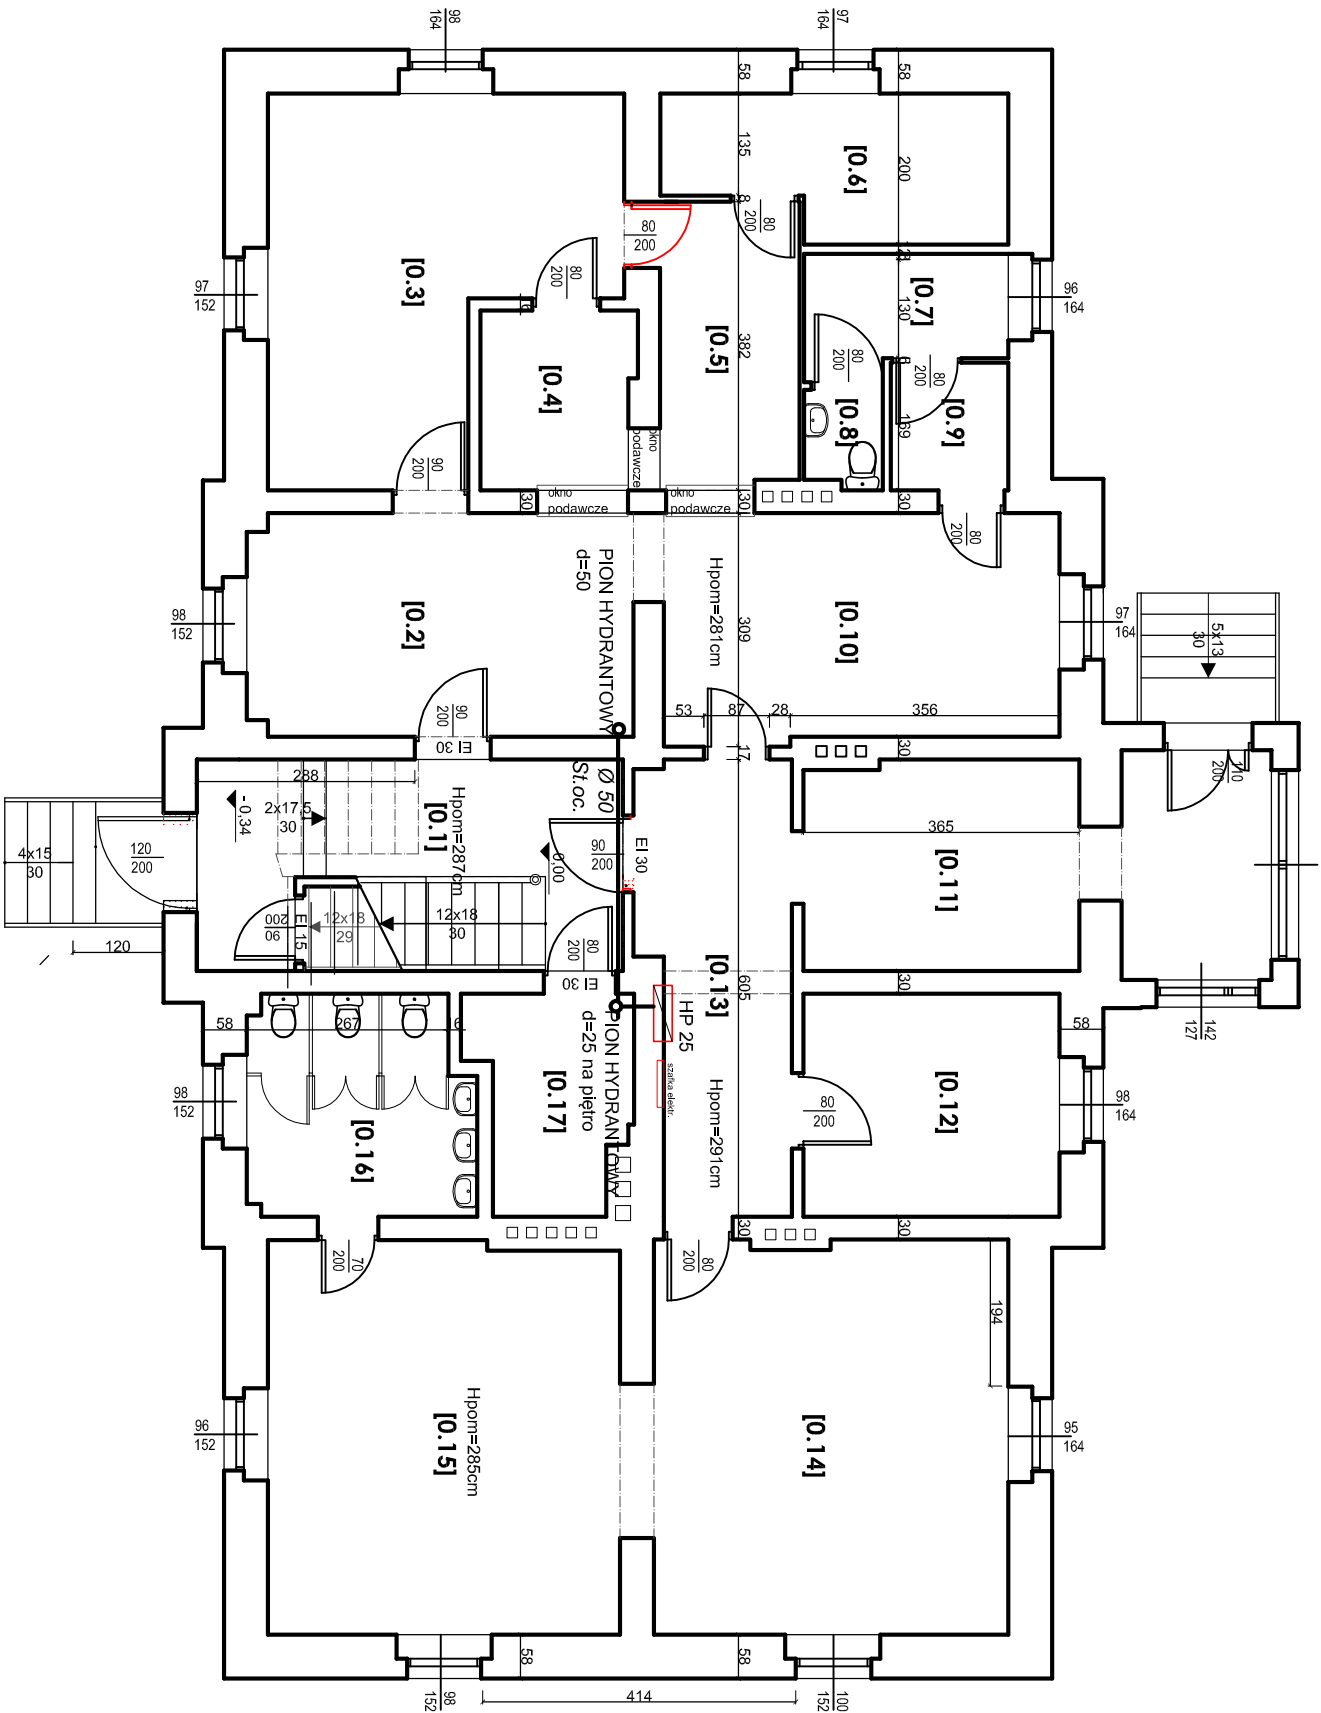

instalacja hydrantowa

PRACOWNIA ARCHITEKTURY "PROJEKT"				www.em3projekt.pl	
OBIĘT: PRZEBUDOWA I ZMIANA SPOSOBU UŻYTKOWANIA				45-058 OPOLE, UL. OZIŃSKA 40 TEL. 501588697	
Tytuł rysunku:				KOPICE 32	
Instalacja wod.-kan.-partier				Skala 1:50	
Zakres prac:				Nr rys. 2	
Projekt	mgr inż. Jacek Bied	Specjalność:	715/01/0P	Data: GRUDZIEŃ	
Opracowanie:				2017 R.	
Sprawdzenie:	mgr inż. Jerzy Król	Instalowanie:	53/91/0P		